



Структурная схема системы пожарной сигнализации.

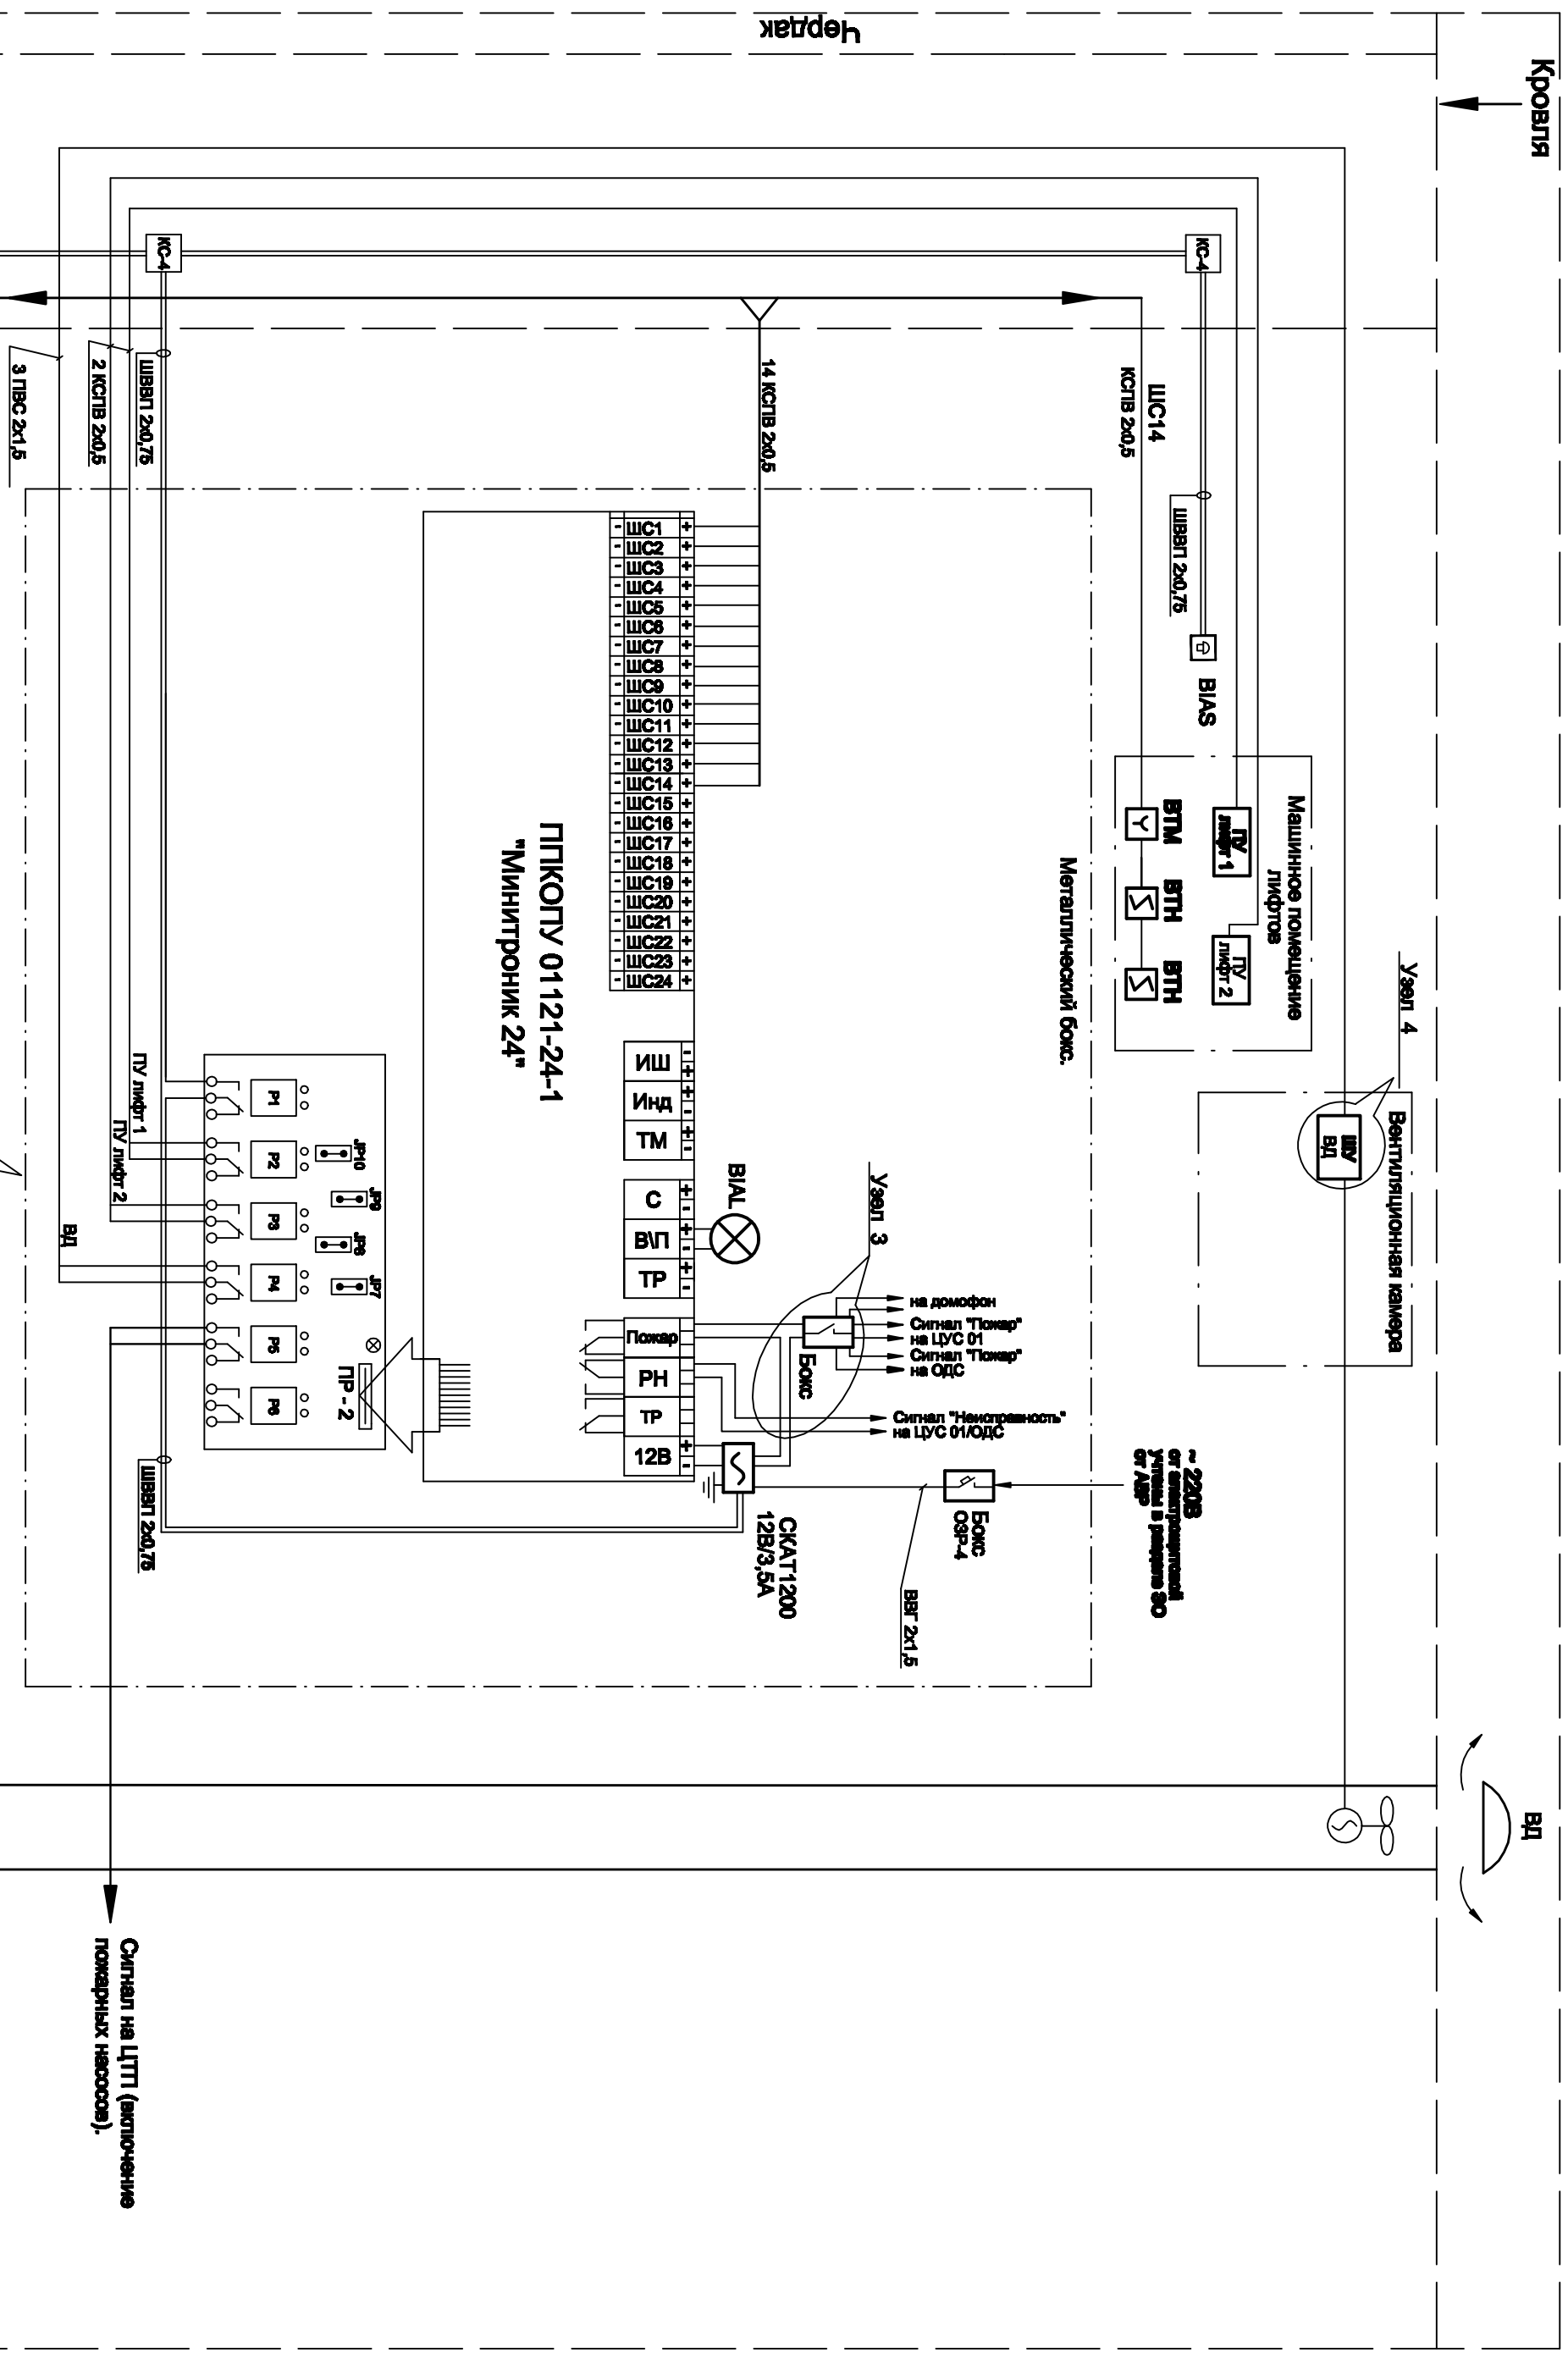

Сигнал на ЦТТ (включение пожарных насосов).

Типовые этажи (со 2-го по 12-й) выполняются аналогично 2-му этажу

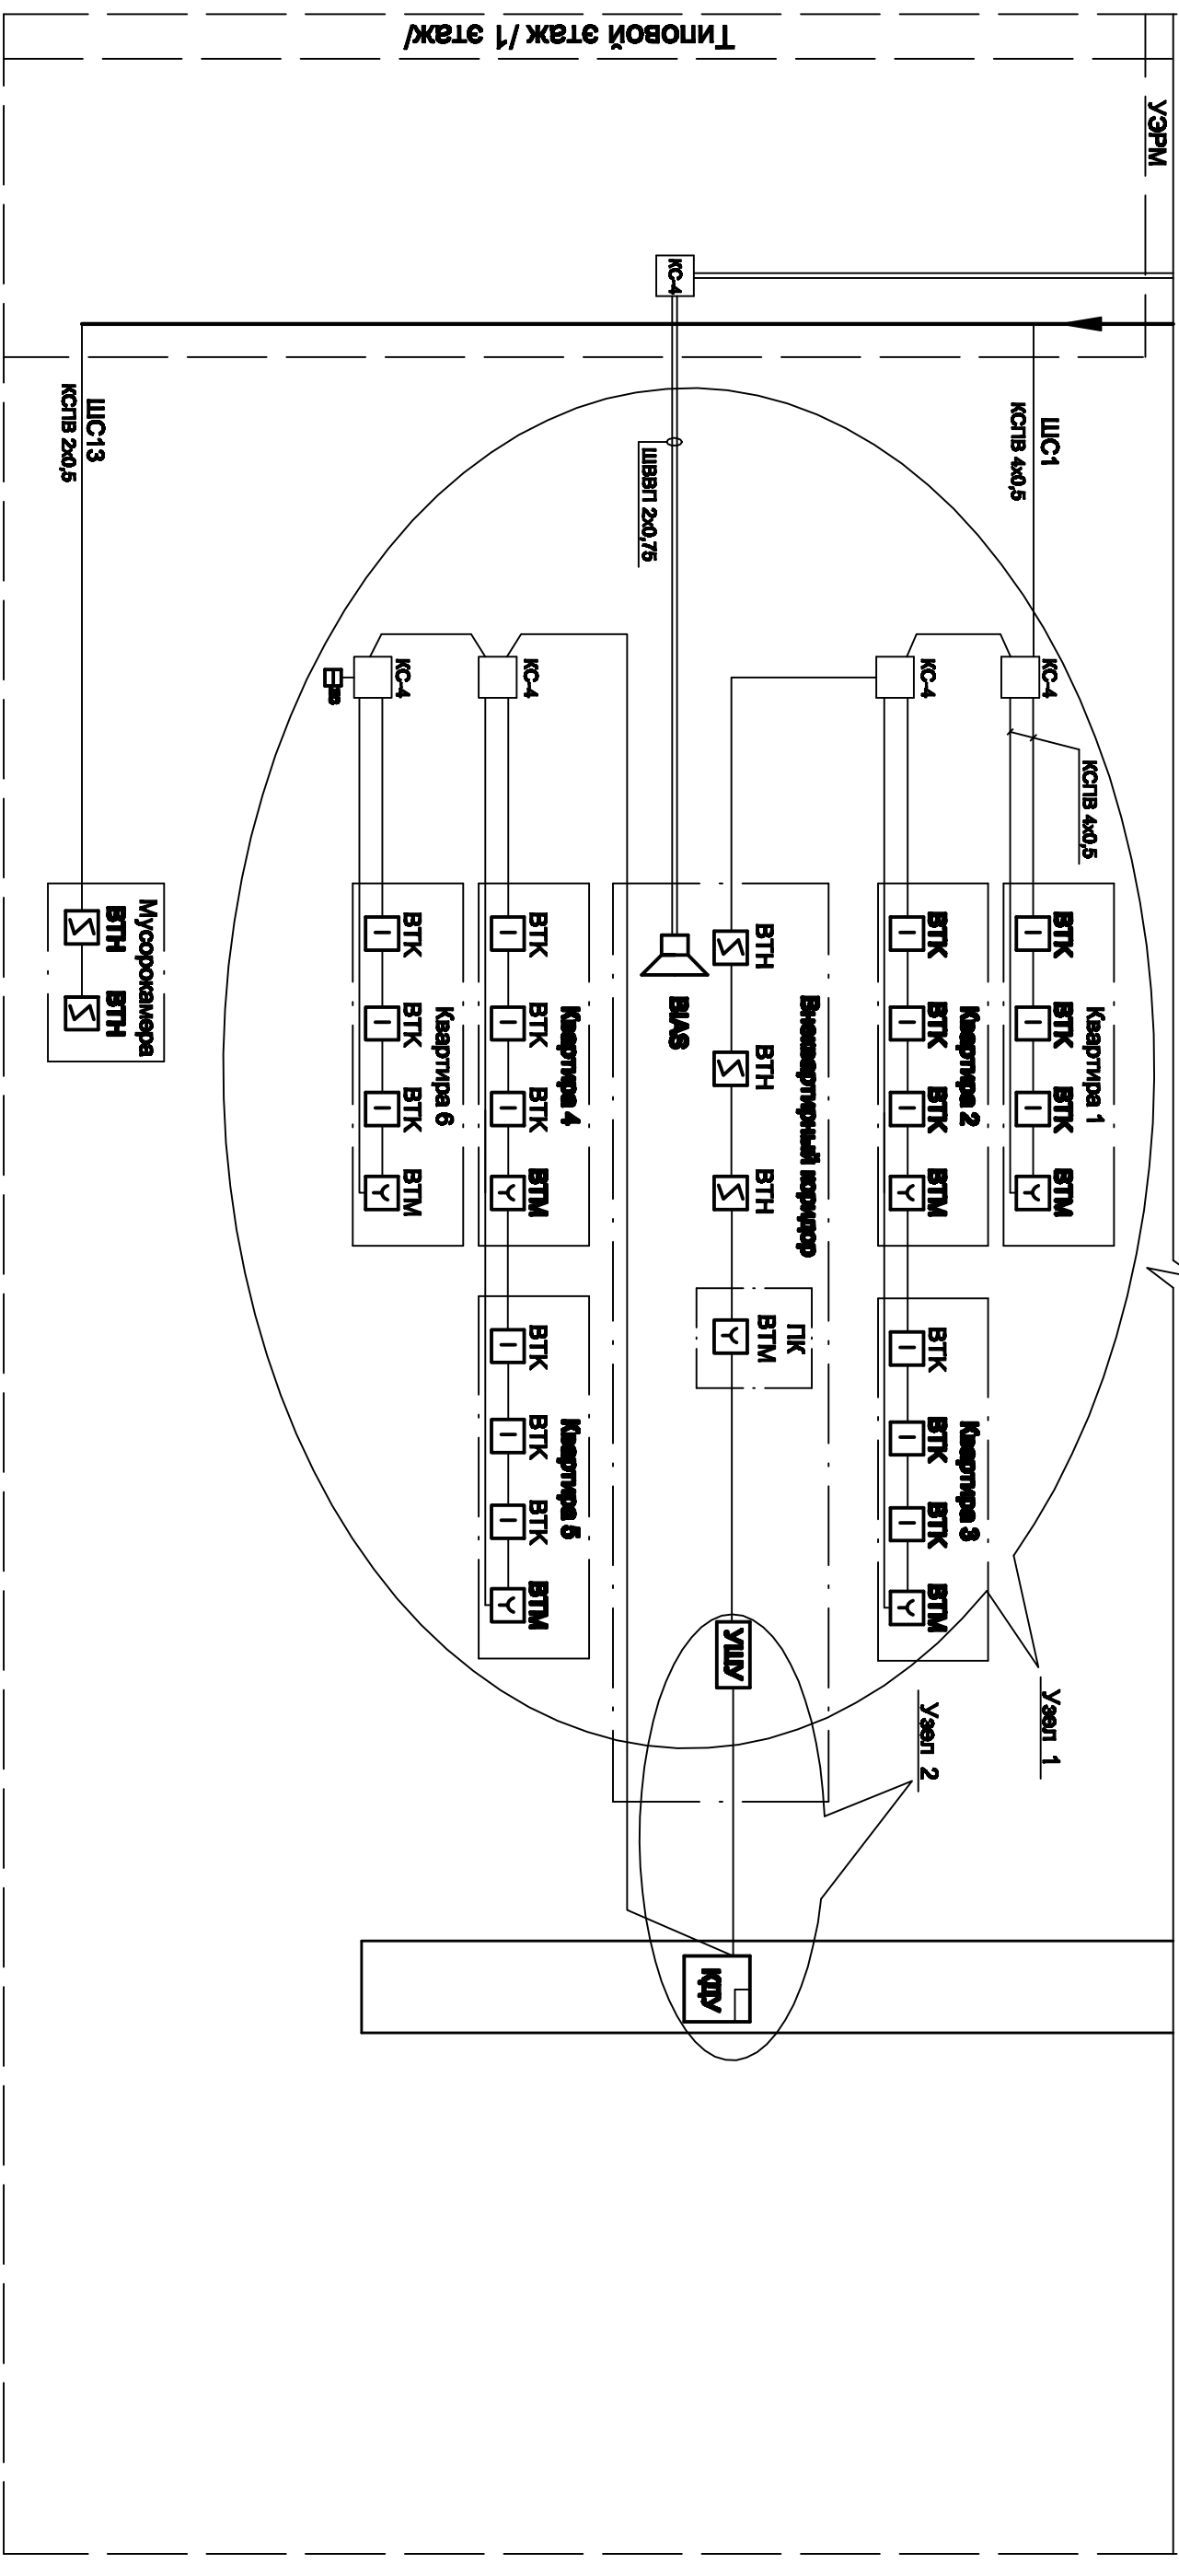

Примечание:

1. Всего штеффов пожарной сигнализации задействовано 14.
2. Штеффы с ШС-15 по ШС-24 - резерв.
3. Штеффы пожарной сигнализации выполняются кабелем КСПВ 2х0,5.

Согласовано:					
Изм.№					
Порядк.					
и дата					
Внесено №					

Типовой этаж / 1 этаж

Примечание:

1. Всего шлейфов пожарной сигнализации задекларировано 14.

2. Шлейфы с ШС-15 по ШС-24 - резерва.

3. Шлейфы пожарной сигнализации выполняются кабелем КСПВ 2x0,5

Изм.	К.уч.	Лист	№ док.	Подп.	Дата	Выборочный капитальный ремонт 12эт жилого дома (без отселения)	
						Жилой дом N69	
Структурная схема системы пожарной сигнализации						Стадия	Лист
						РТ	Выпуск