


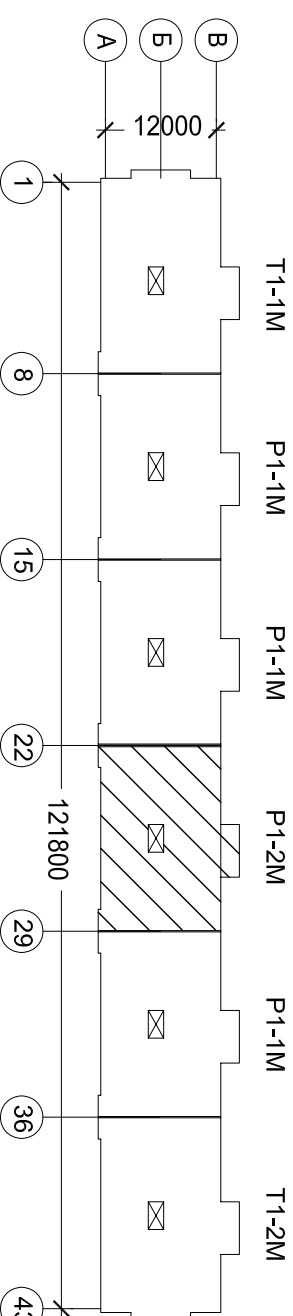
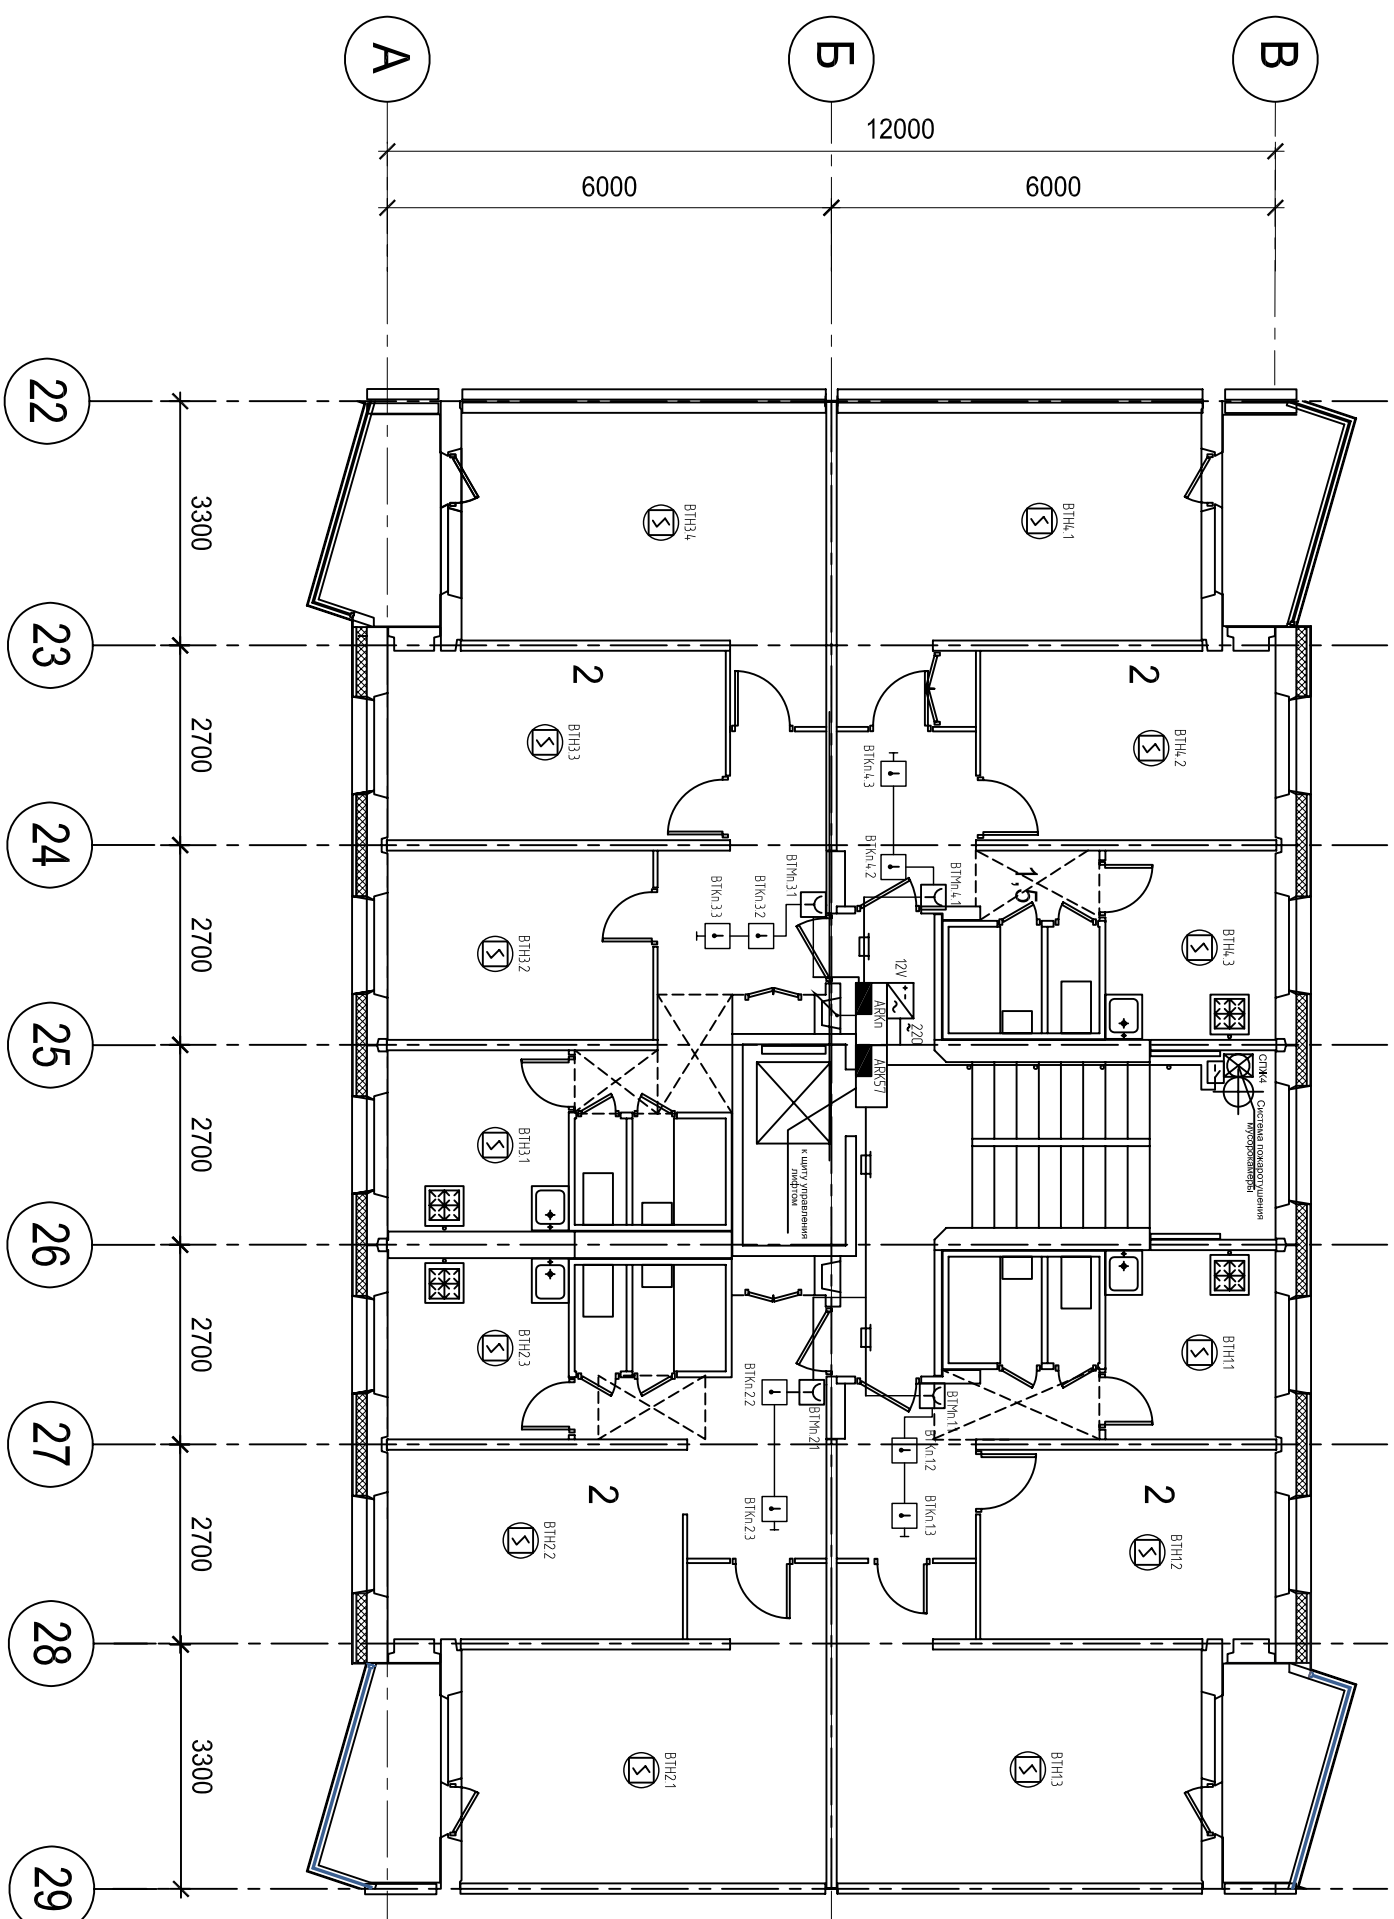


Количество пожарных извещателей устанавливаемых
в квартирах 2-9 этажей по секциям

Тип извещателя	T1-1M	P1-1M x 3	P1-2M	T1-2M	Всего x 8
БТН 	15	13 39	13	15	82 656
БТМ 	4	4 12	4	4	24 192
БТК 	8	8 24	8	8	48 384



			Согласовано				Согласовано			
Инв. № подл.	Подп. и дата	Взам. инв. №	Отдел АР				Отдел ВК			
			Отдел КР				Отдел ЭО			
			Отдел ОБ							

					Договор № Н167-75	Шифр: НИ-5078-СС2	Том 3.4	
					Проект комплексного капитального ремонта (санации) 9-этажного 6-секционного многоквартирного дома серии II-49-06/9М-Д для повторного применения			
Изм.	Кол.уч.	Лист	№Док.	Подпись				Дата
Рук. КОМПТЗ	Сухорослов							
ГИП								
ГАП	Корнеев							
Гл. спец.	Седчикова		14.11.07		Пожарная сигнализация	Стадия	Лист	Листов
Разработ.	Хайрутдинов		14.11.07			РП	8	
Проверил	Кулагин		14.11.07			Расположение оборудования и кабельных трасс на 2-9 этажах. в осях 22-29/А-В		
Н. Контр.								
МНИИТЭП КОМПТЗ								